


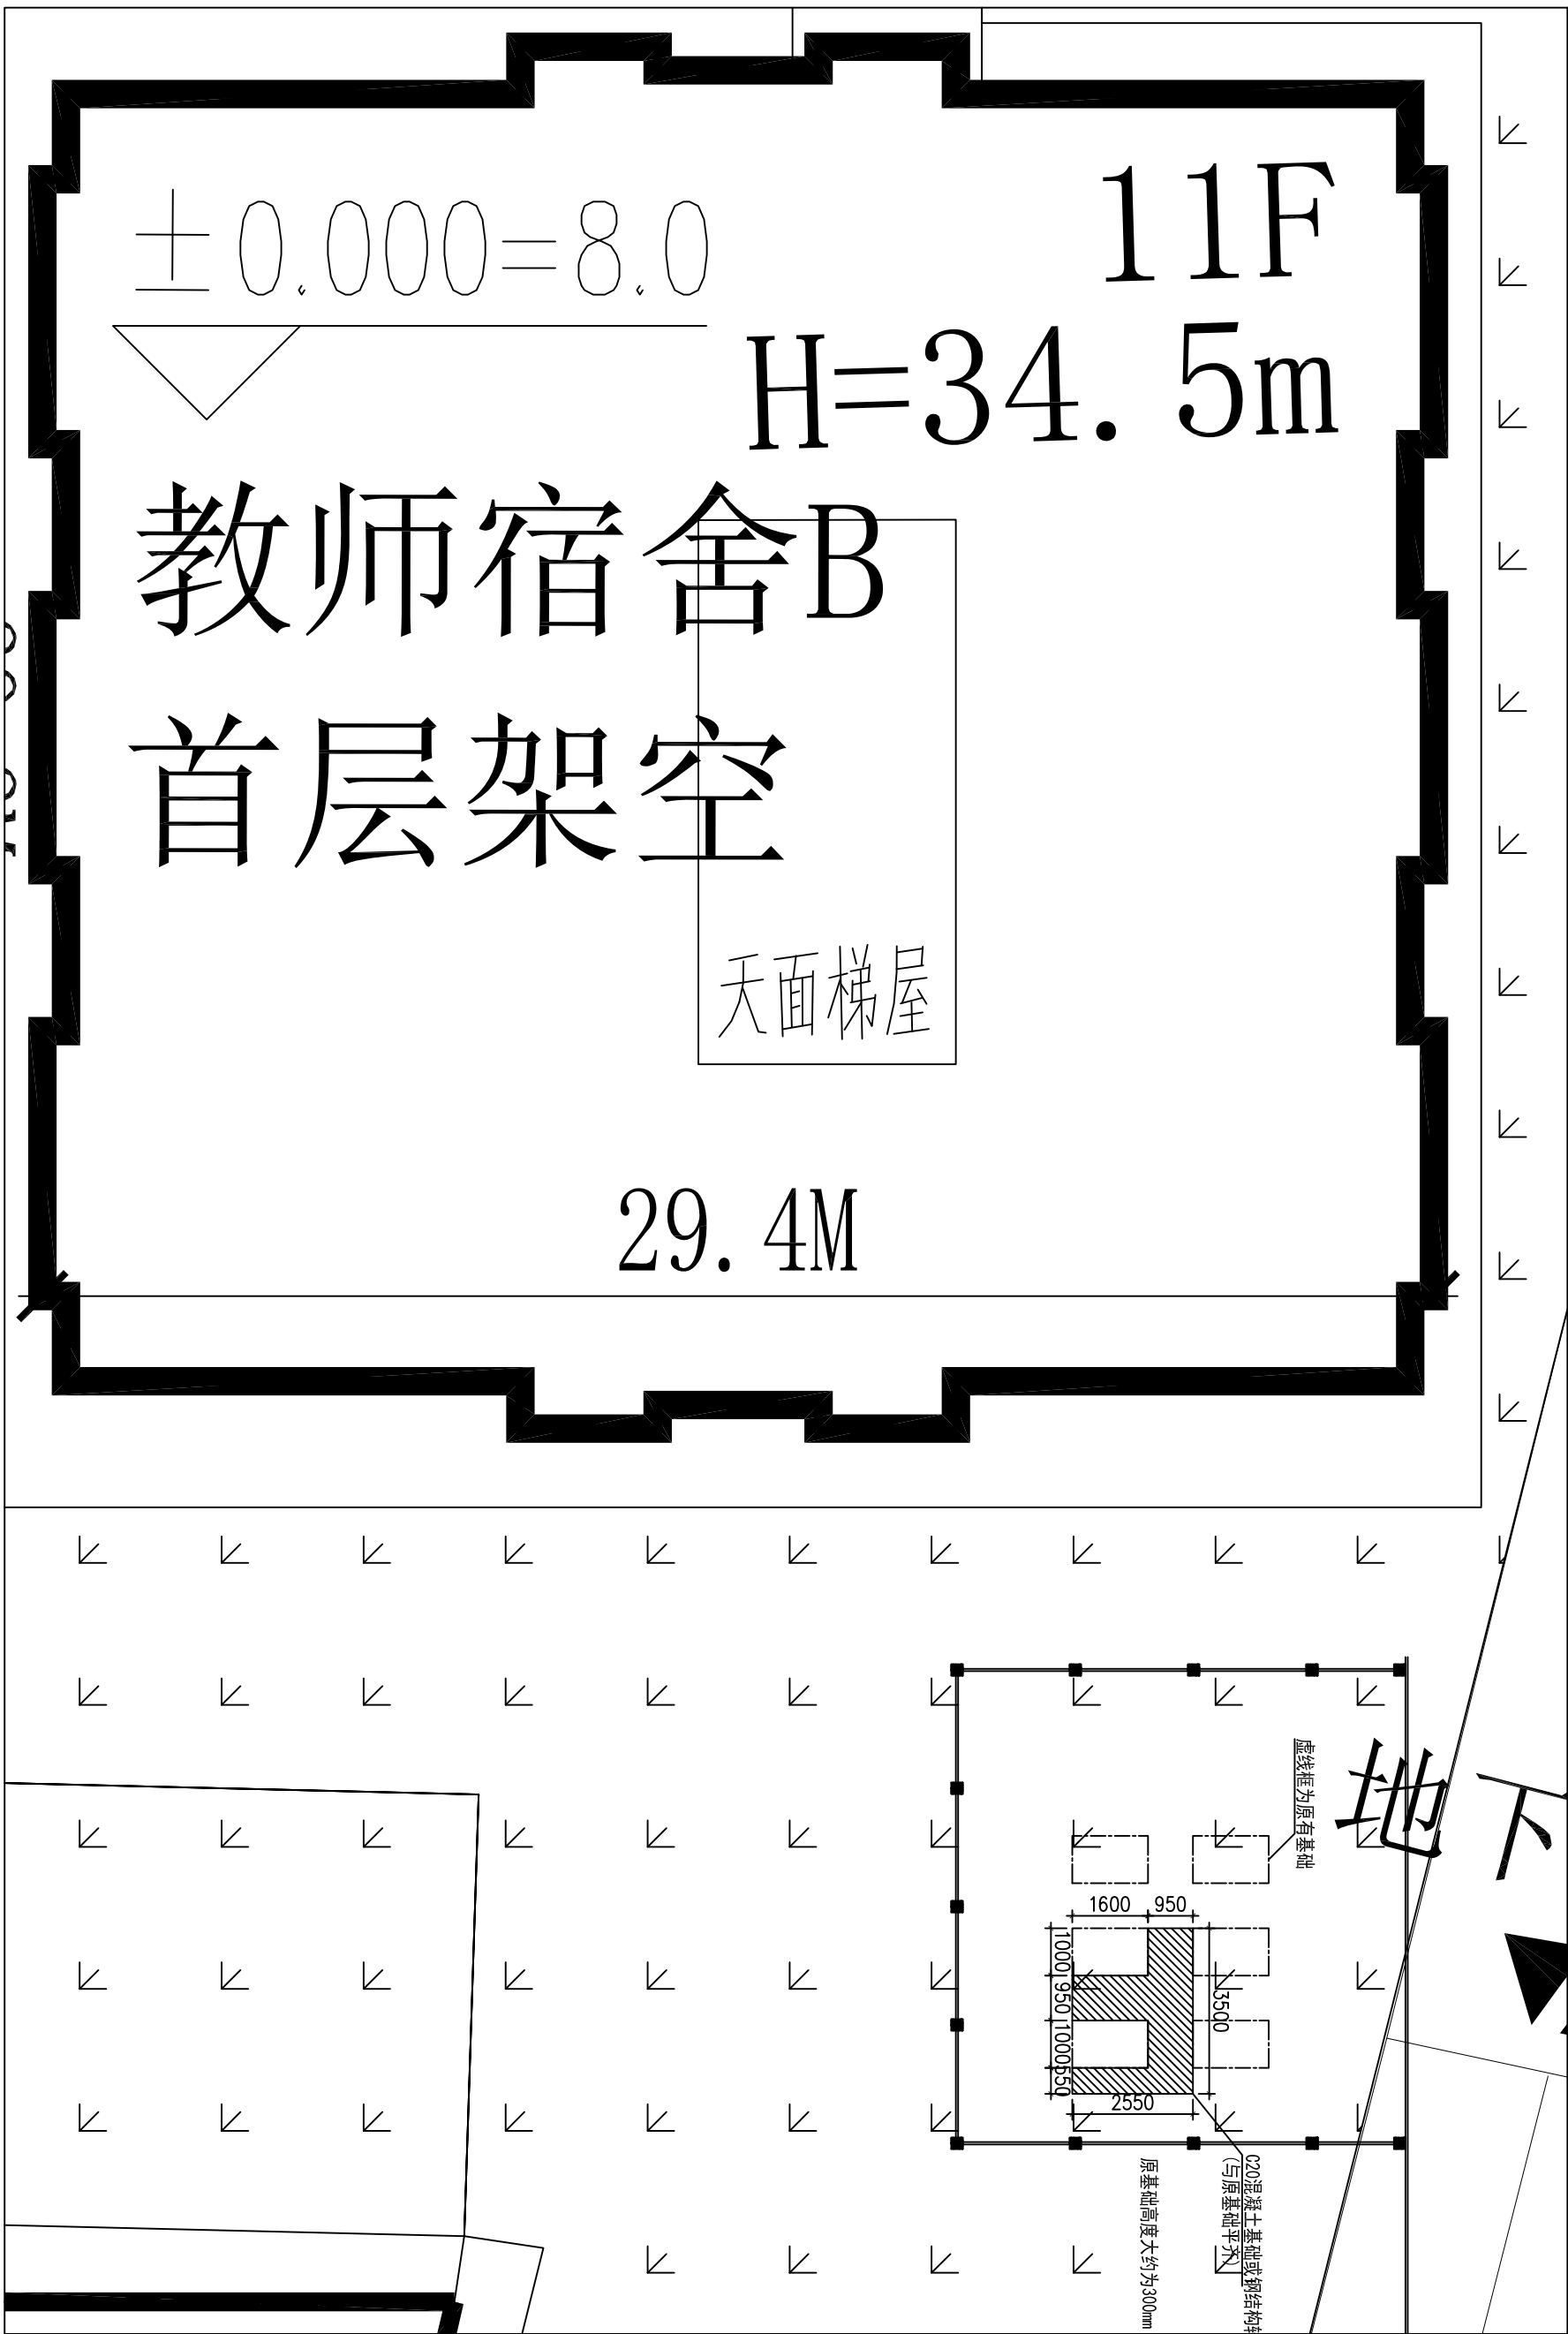

广大教B地面设备基础图 1:100

图名	广大教B地面设备基础图
图号	NT-08a
阶段	施工图
专业	暖通
比例	1:100
日期	2025.10